


Экспликация

наименование	м2
1 бассейн	60,6
2 каминная	20,6
3 коридор	6,3
4 санузел	1,7
5 гардеробная	8,6
6 гостиная	44,4
7 прихожая	29,8
8 тамбур	7,5
9 кухня	20,8
10 коридор	6,0
11 столовая	20,0
12 терраса	26,3
13 коридор	8,3
14 коридор	5,5
15 холодильная	4,2
16 коридор	10,1
17 кабинет	22,6
	303,3

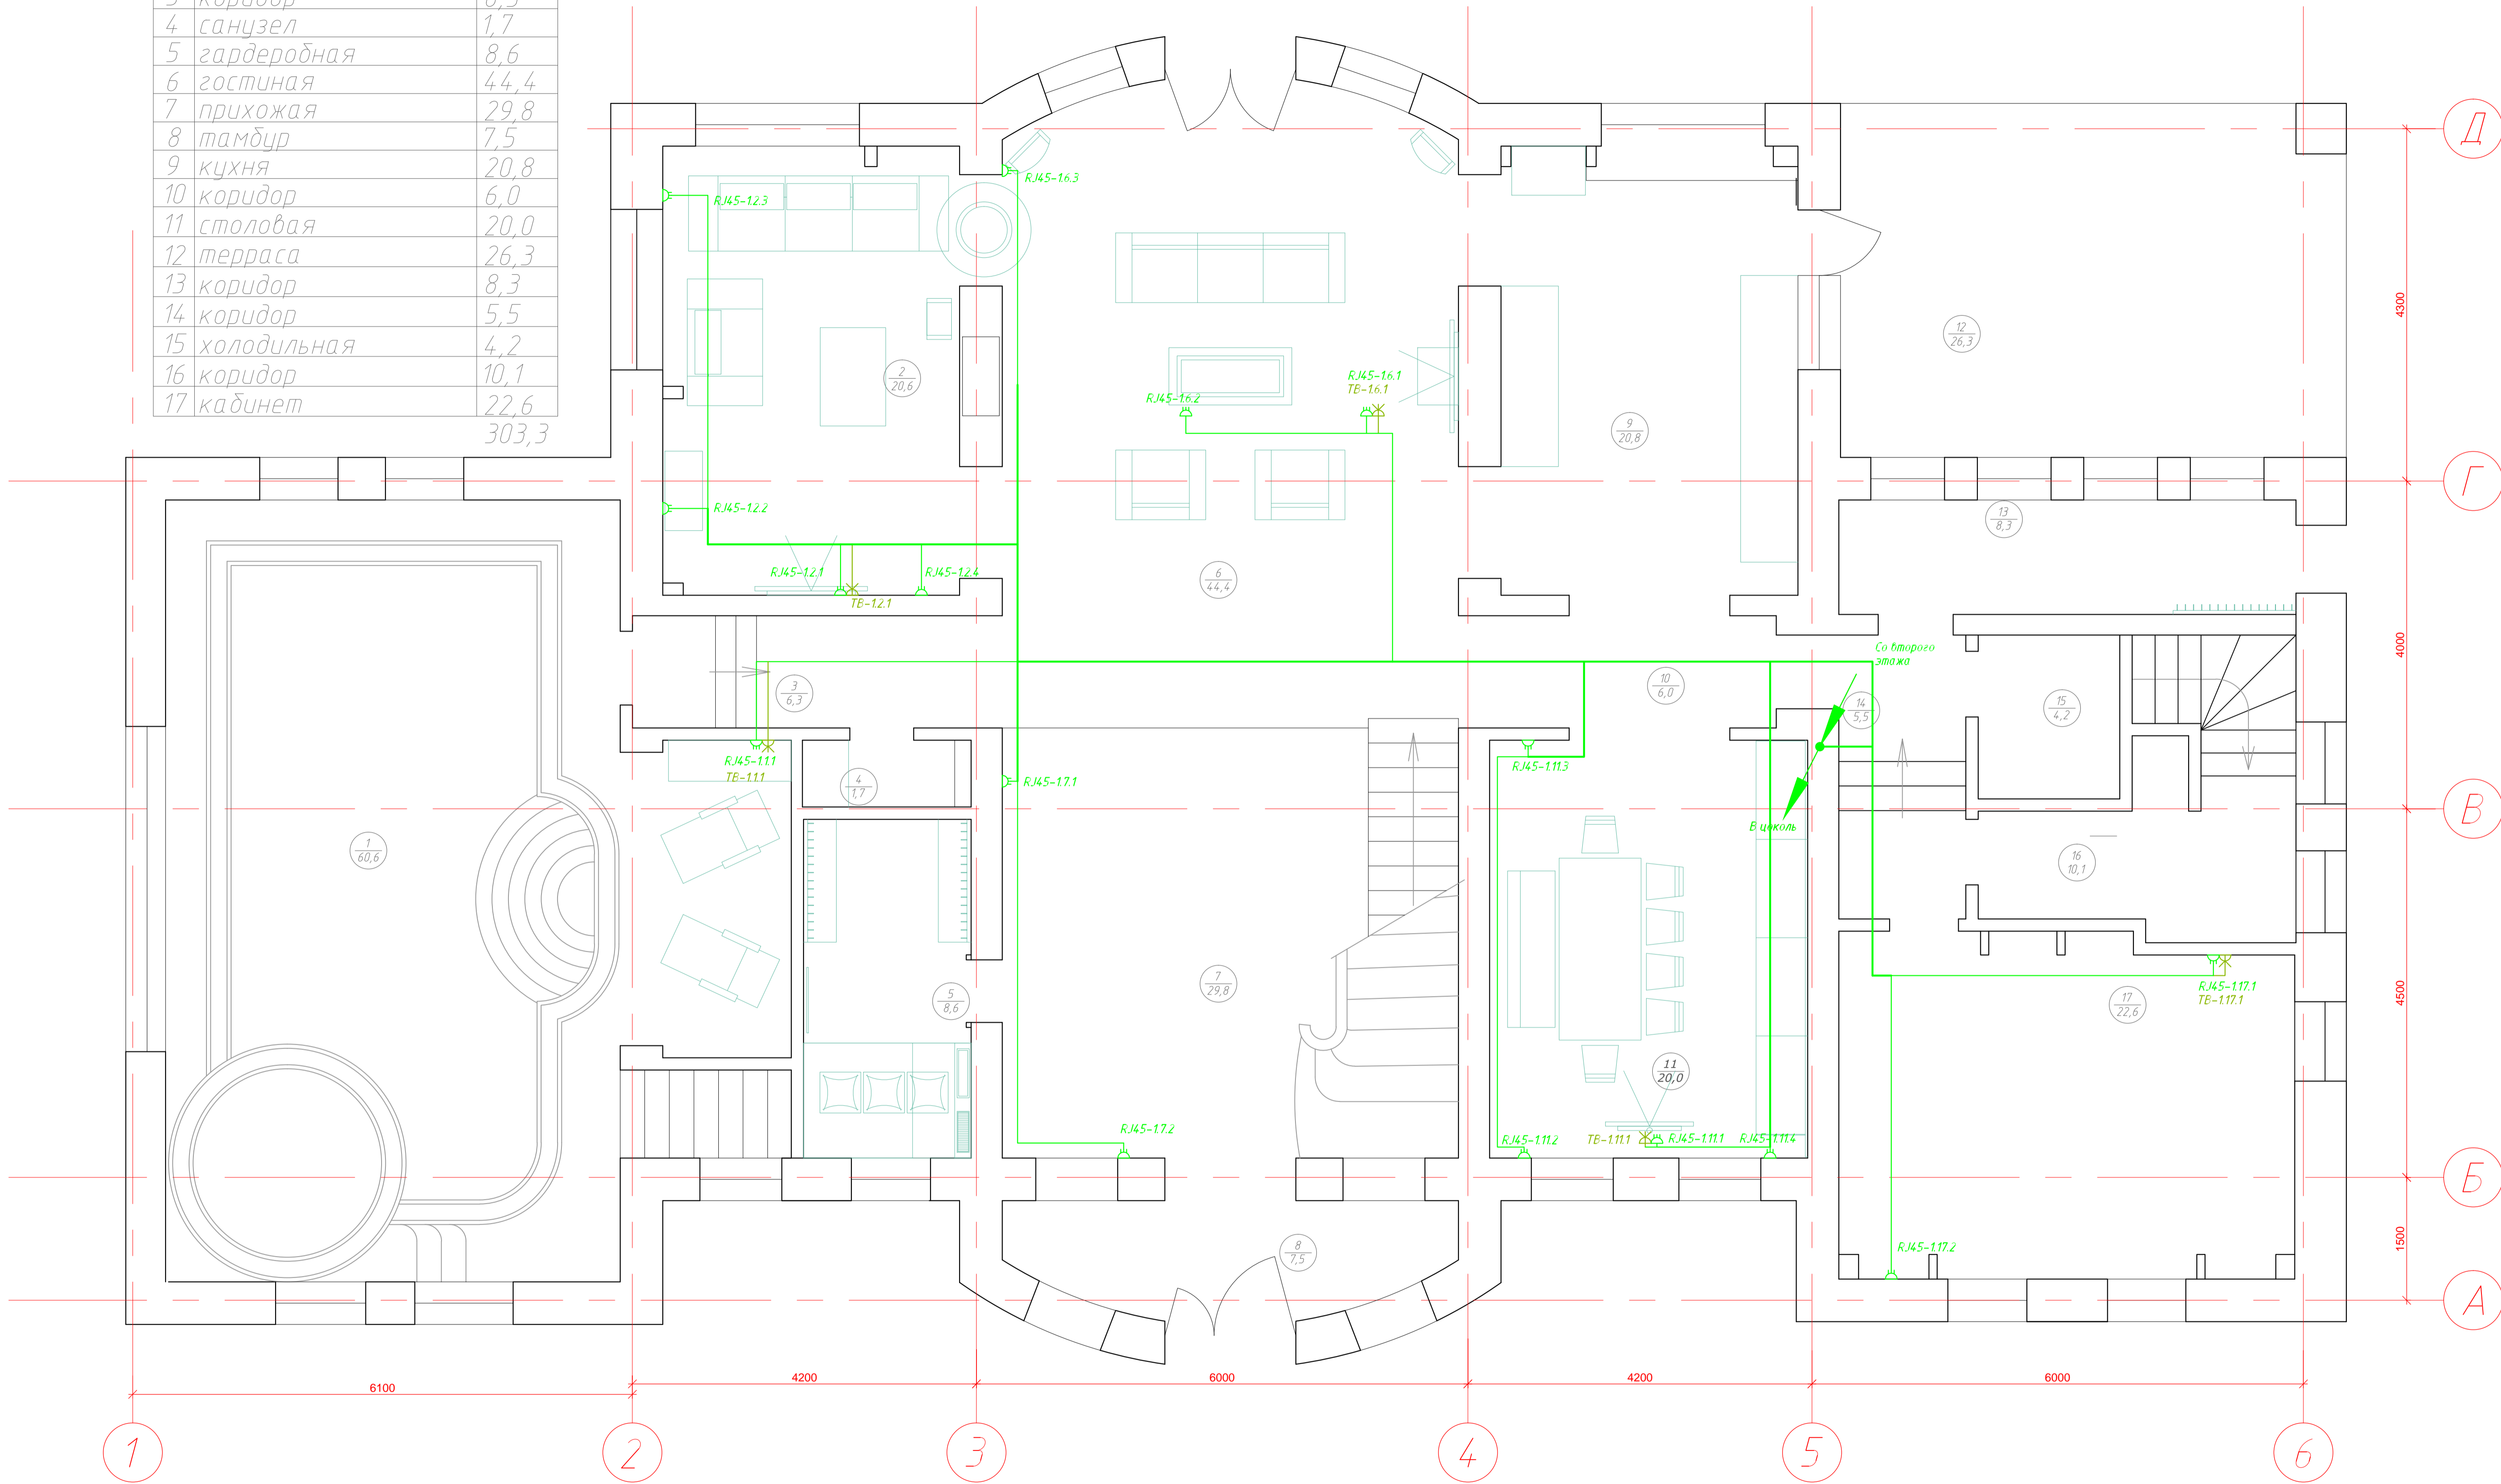

- Розетка СКС на 2 порта
- Розетка телевизионная TV-FM-SAT
- Вывод для системы мультимедиа

1. Прокладку кабелей СКС и ТВ выполнить скрытно.
 2. Розетки ТВ и СКС установить по месту на одном уровне с электророзетками, если иное не указано на плане.

П11-ВТК-АК-04 19-СКС.ТВ					
Проект реконструкции индивидуальной жилой застройки, Московская область,					
Изм	Кол.	Лист	Издок.	Подпись	Дата
ГИП		Володин			
Руковод.		Колышев			
Разраб.		Демидов			
Структурированная кабельная система, телевидение				Стадия	Лист
План первого этажа				Р	