


Экспликация

№	Наименование	м2
1	спальня	16,7
2	санузел	7,4
3	спальня	13,8
4	балкон	2,0
5	галерея	21,2
6	лестничный холл	27,0
7	санузел	16,2
8	спальня	88,5
9	гардеробная	8,8
10	санузел	14,5
		216,1

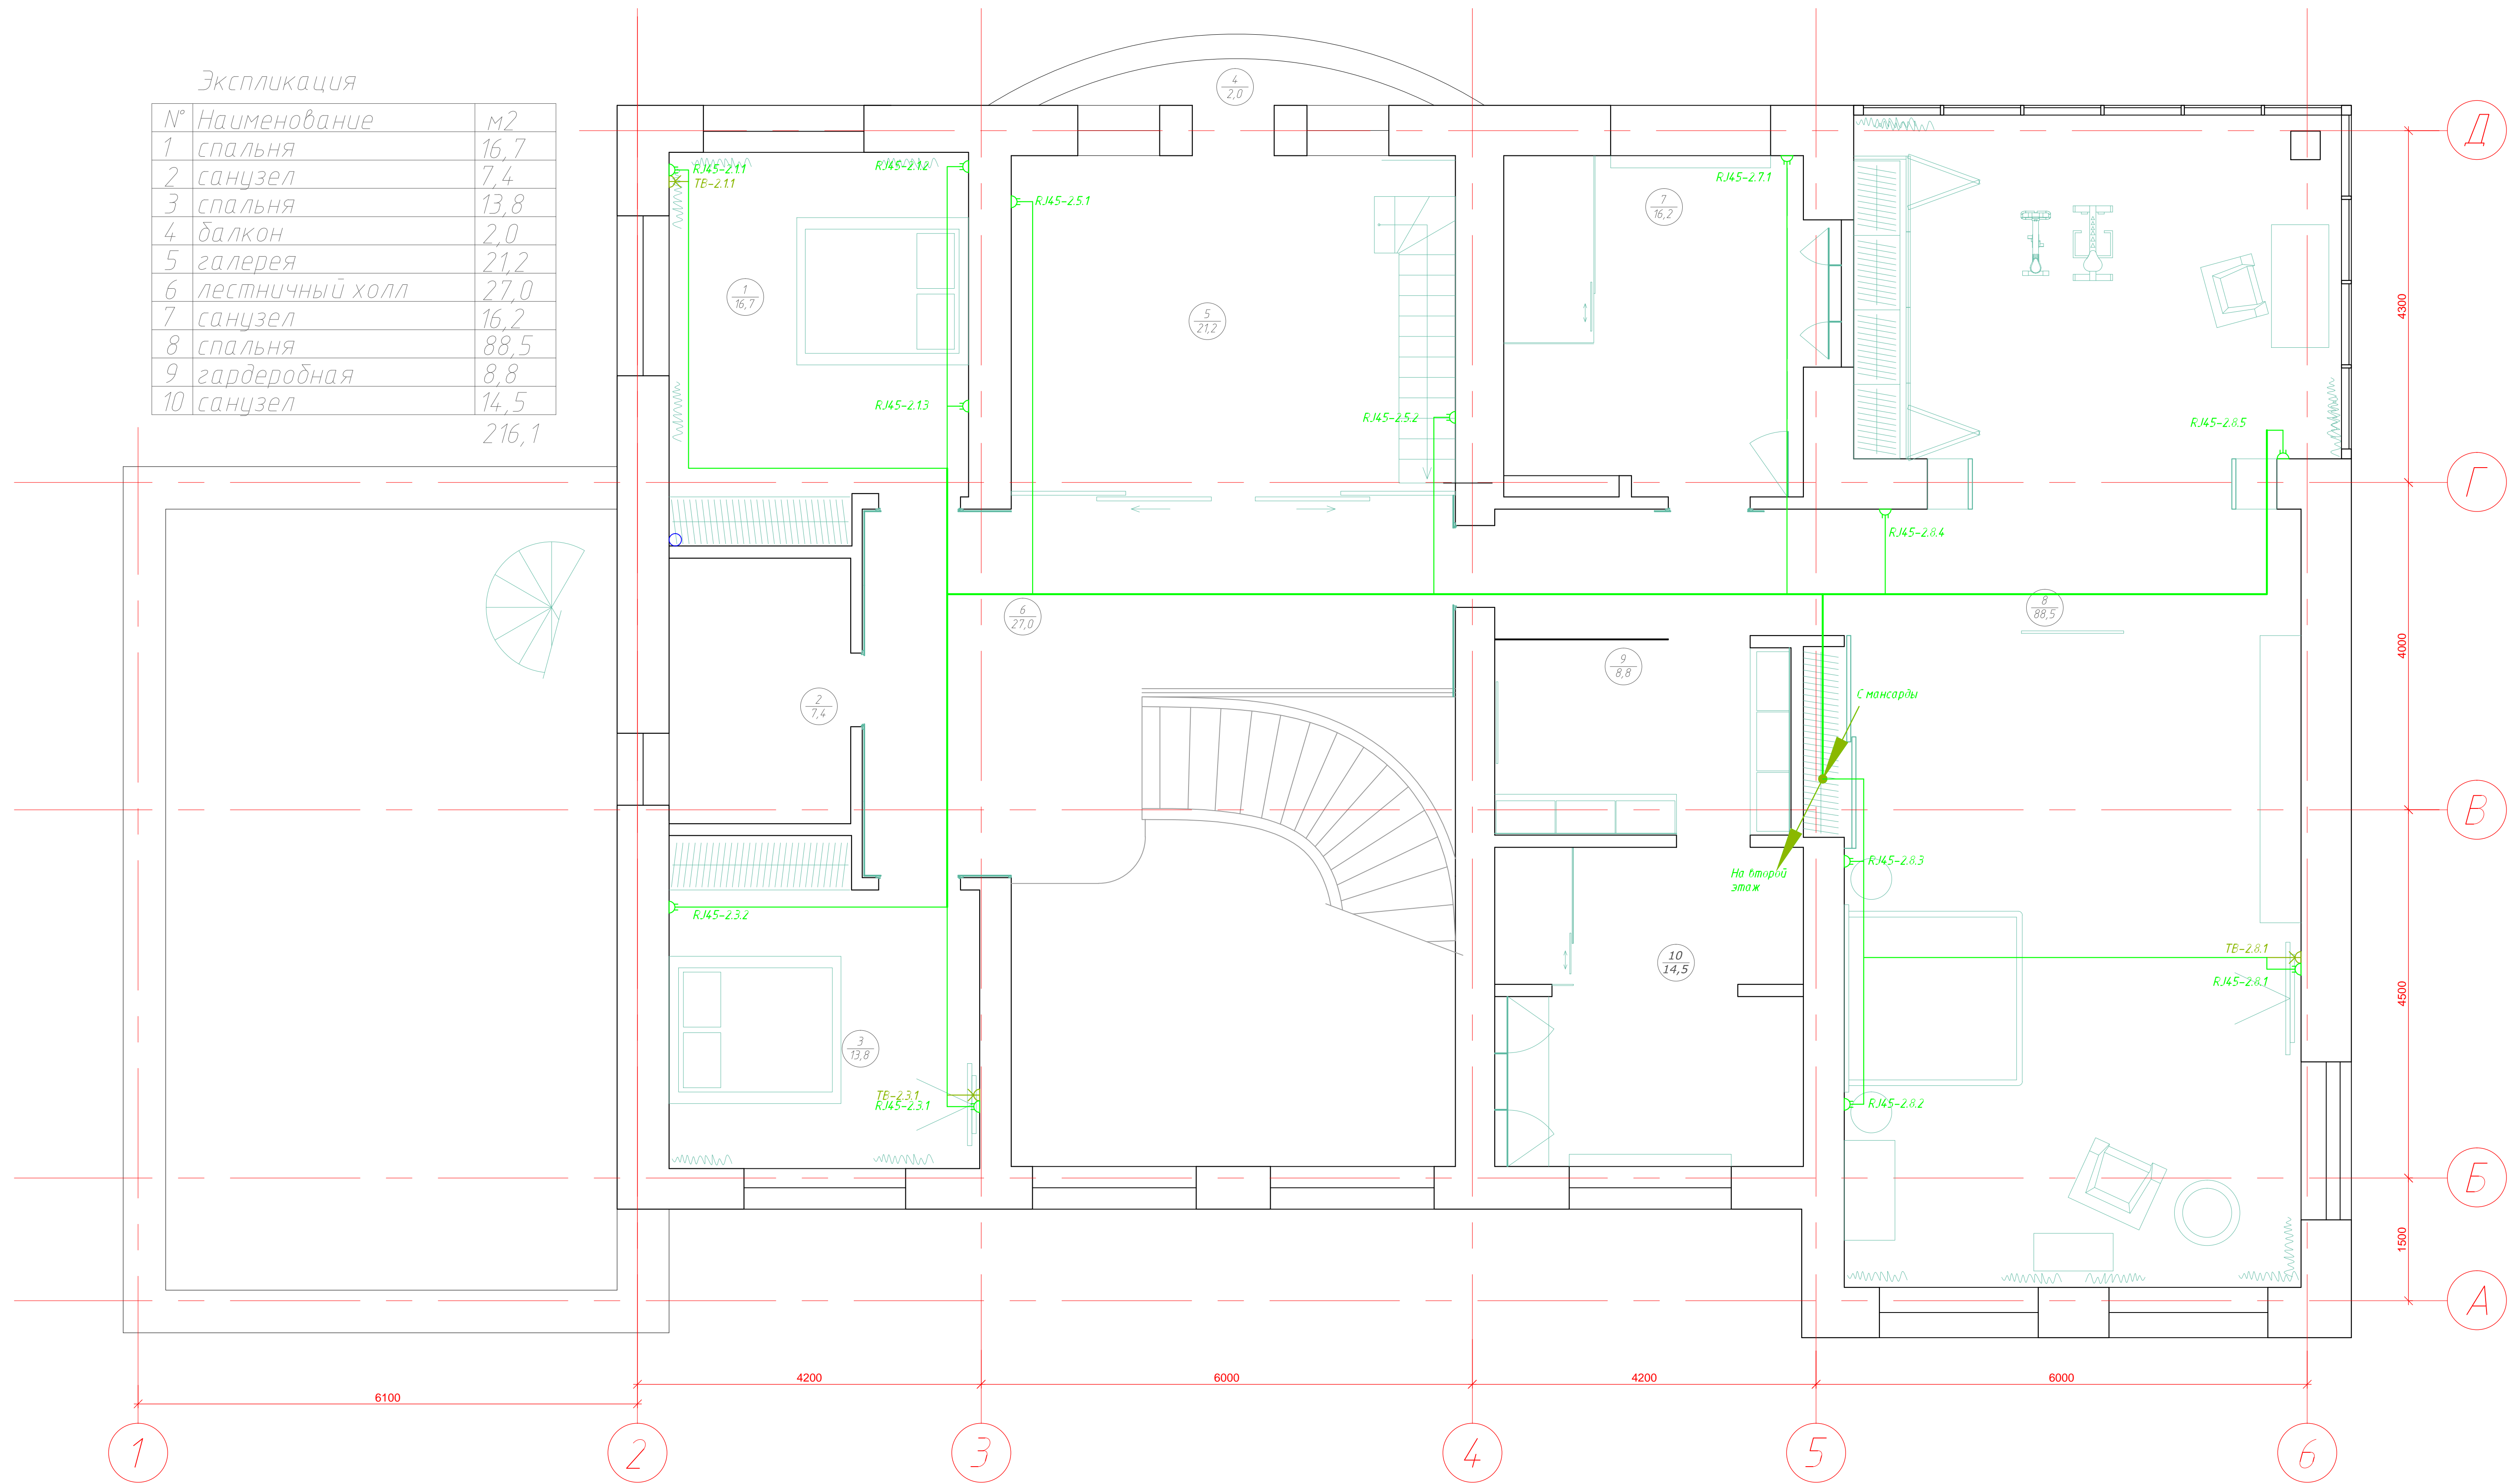

1. Прокладку кабелей СКС и ТВ выполнить скрытно.
2. Розетки ТВ и СКС установить по месту на одном уровне с электророзетками, если иное не указано на плане.

- Розетка СКС на 2 порта
- Розетка телевизионная TV-FM-SAT
- Выбор для системы мультимедиа

П11-ВТК-АК-04 19-СКС.ТВ					
Проект реконструкции индивидуальной жилой застройки, Московская область,					
Изм.	Кол.	Лист	Издок.	Подпись	Дата
Структурированная кабельная система, телевидение				Стадия	Лист
План второго этажа				Р	
ГИП		Володин			
Руковод.		Колышев			
Разраб.		Демидов			