


Экспликация

№	Наименование	м2
1	жилая комната	14,2
2	санузел	8,8
3	кладовая	47,0
4	терраса	58,5
		255,5

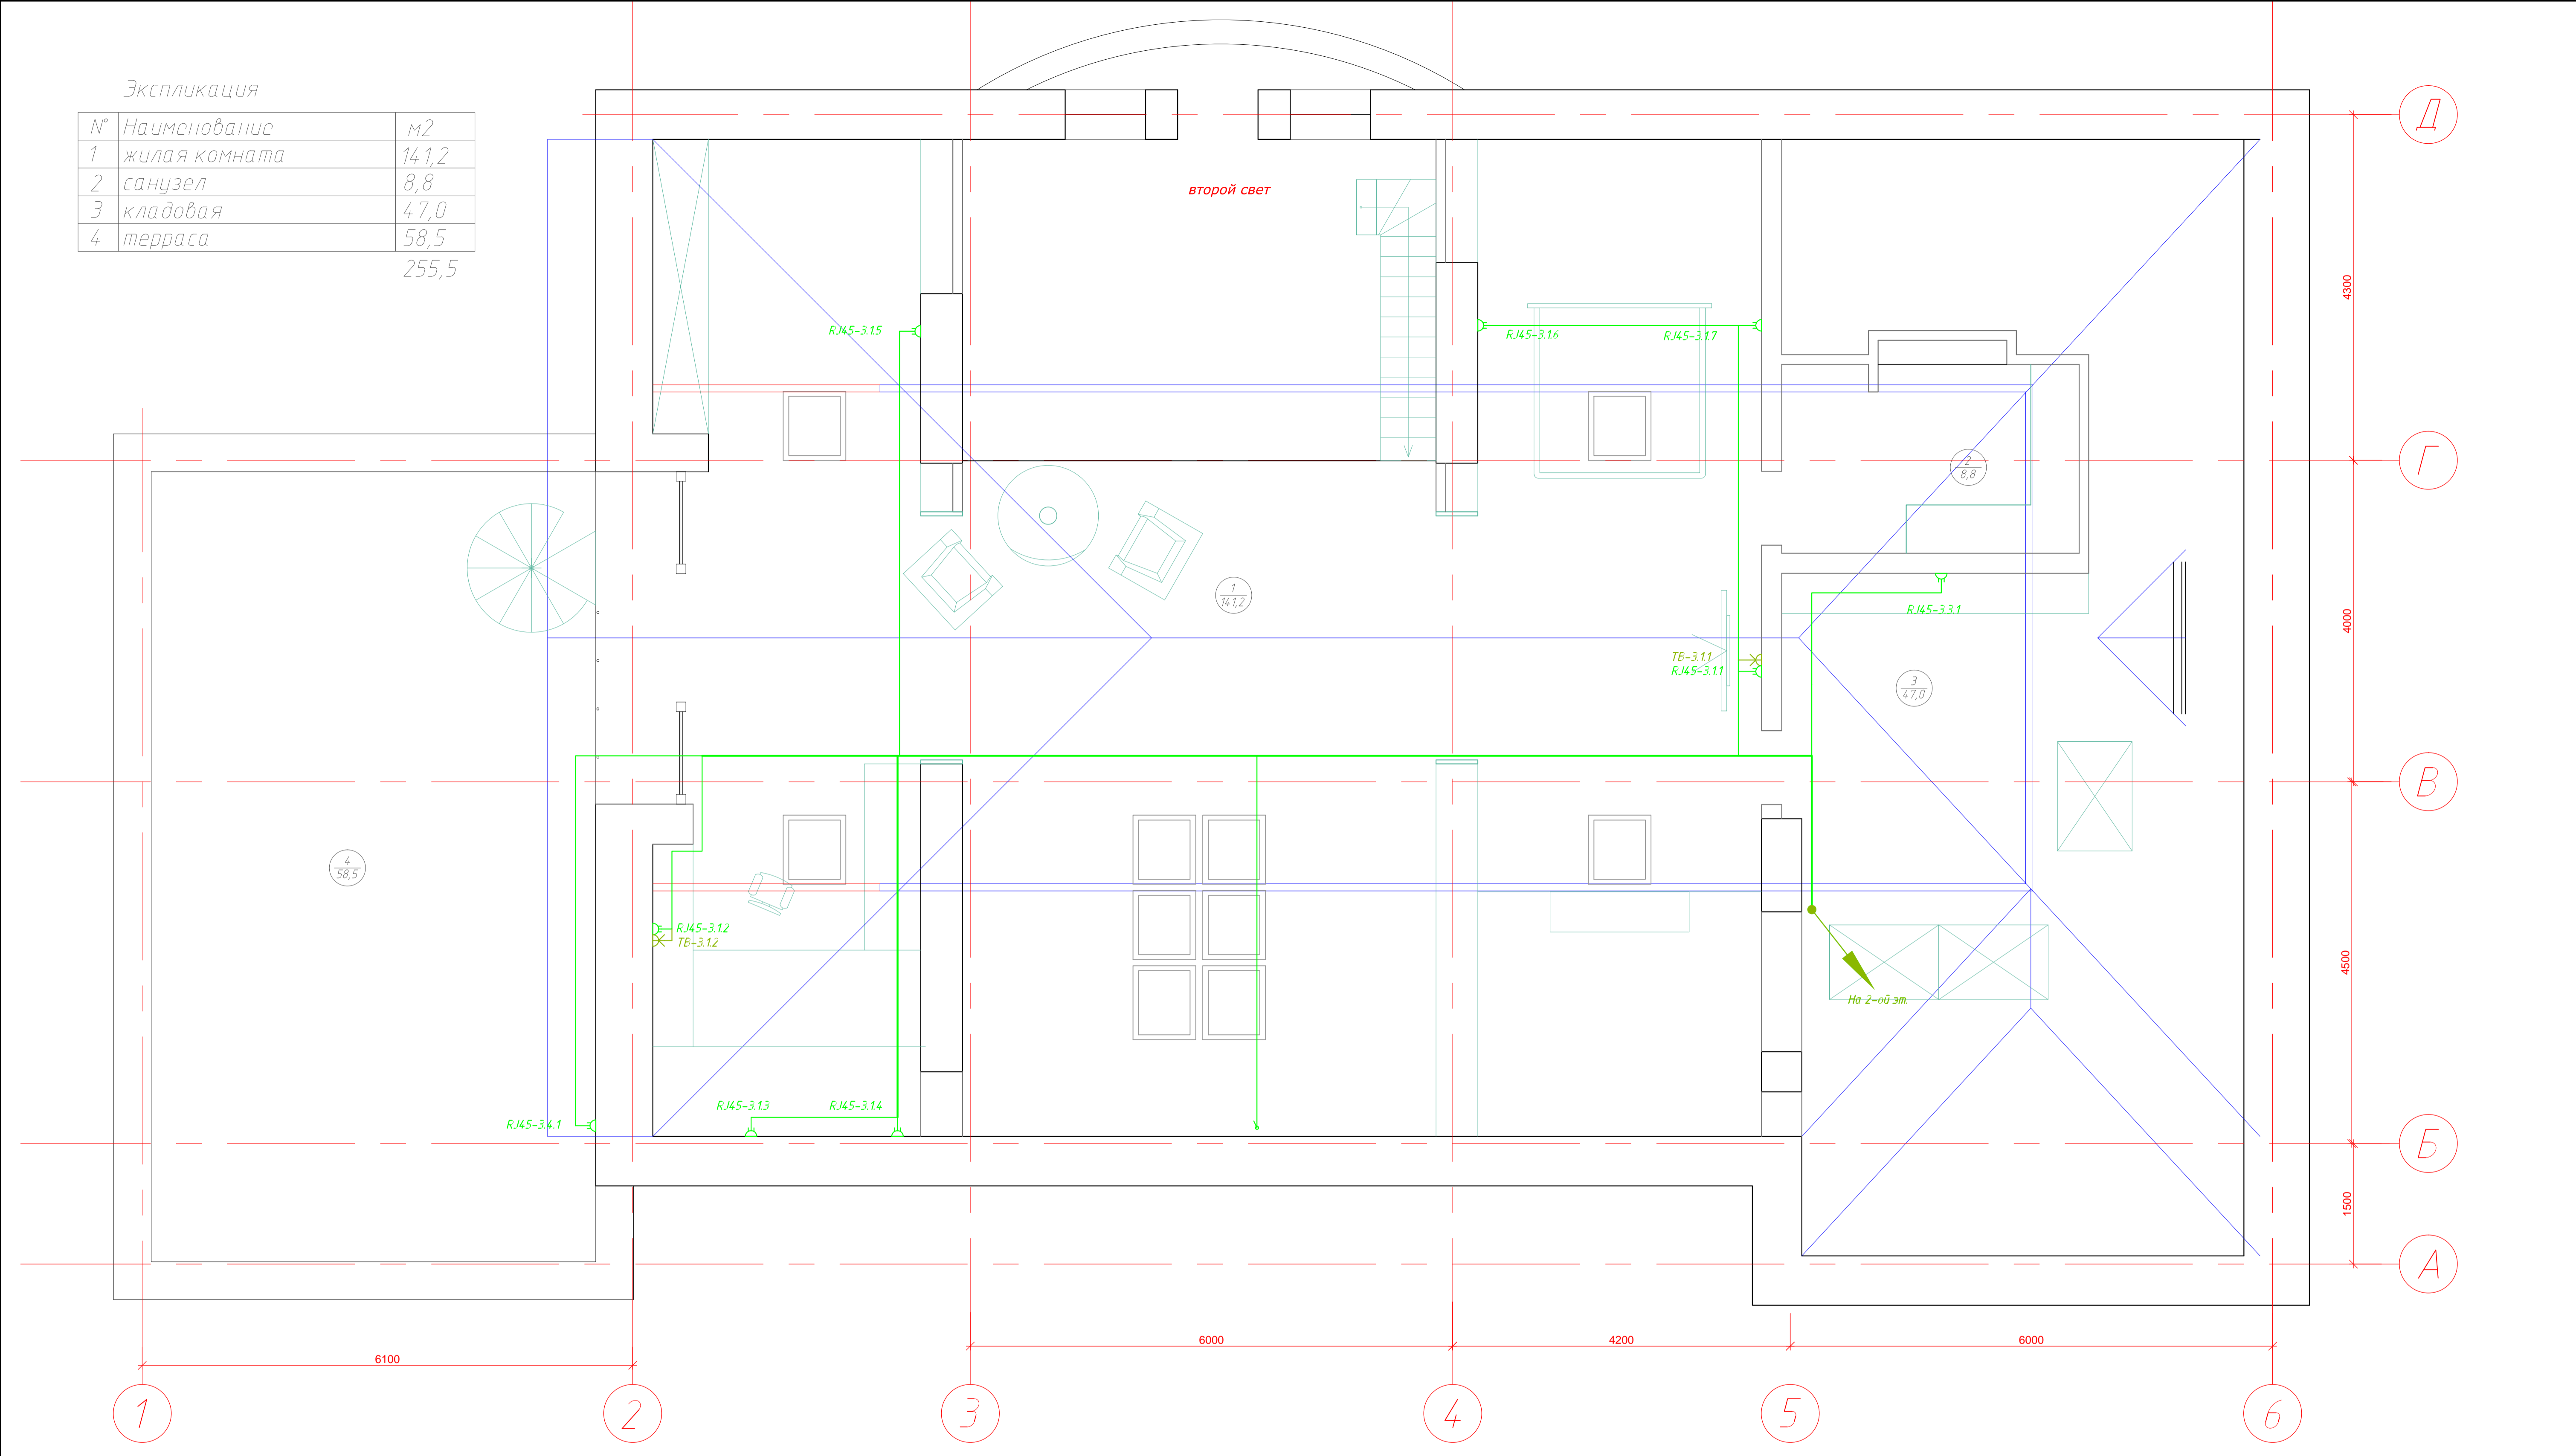

1. Прокладку кабелей СКС и ТВ выполнять скрытно.
2. Розетки ТВ и СКС установить по месту на одном уровне с электророзетками, если иное не указано на плане.

- Розетка СКС на 2 порта
- Розетка телевизионная TV-FM-SAT
- Выбор для системы мультимедиа

П11-ВТК-АК-04 19-СКС.ТВ					
Проект реконструкции индивидуальной жилой застройки, Московская область,					
Изм.	Кол.	Лист	Издок.	Подпись	Дата
ГИП		Володин			
Руковод.	Колышев				
Разраб.	Демидов				
Структурированная кабельная система, телевидение				Стадия	Лист
				Р	
План мансардного этажа					